

**SERVIZIO SANITARIO REGIONALE
EMILIA-ROMAGNA**
Azienda Unità Sanitaria Locale di Imola

Viale Amendola n.2 - 40026 Imola (BO)

U.O. PATRIMONIO E TECNOLOGIE IMPIANTISTICHE

Piazzale Giovanni dalle Bande Nere 11 - 40026 Imola (BO)

Tel. 0542 604425 - Fax 0452 604405 - email sat@ausl.imola.bo.it

LAVORI DI MANUTENZIONE AGLI IMPIANTI ELETTRICI ED ELETTRONICI DEGLI IMMOBILI DELL'AZIENDA USL DI IMOLA


Oggetto elaborato

**PROGETTO ESECUTIVO
IMPIANTI ELETTRICI
STATO DI PROGETTO**

**POLO SANITARIO
DI MEDICINA (BO)**

**MANUTENZIONE E VERIFICA
PERIODICA
CABINE ELETTRICHE**

Planimetria

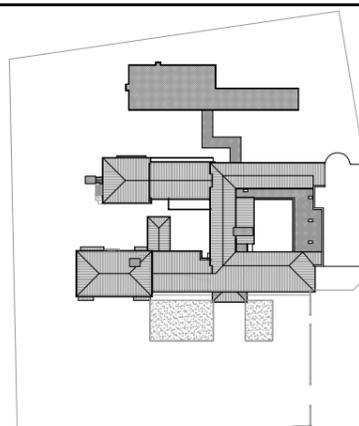

il Direttore Generale

Dott.ssa Maria Lazzarato

il Direttore Sanitario

Dott. A. Rossi

il Direttore Amministrativo

Dott. M. Mingozzi

il Responsabile dell' U.O.P.T.I.

Dott. Ing. D. A. Faiello

Responsabile del Procedimento:
Ing. Francesco Ferrari

Direttore dei Lavori:
Per. Ind. Valentino Arcolani

Coordinatore della Sicurezza:
Geom. Mario Castaldi

Ufficio Direzione Lavori:
Per. Ind. Paolo Drei

Progettisti:

- Impianti elettrici:
Per. Ind. Valentino Arcolani
Per. Ind. Paolo Drei

Elaborato n.

E1.4

Progetto/attività n.

MO2/15

gara n.

25/15

direzione lavori n.

Scala


1:500

Data

Maggio 2015

revisione 1	data
revisione 2	data
revisione 3	data
revisione 4	data

revisione 5	data
revisione 6	data
revisione 7	data
revisione 8	data

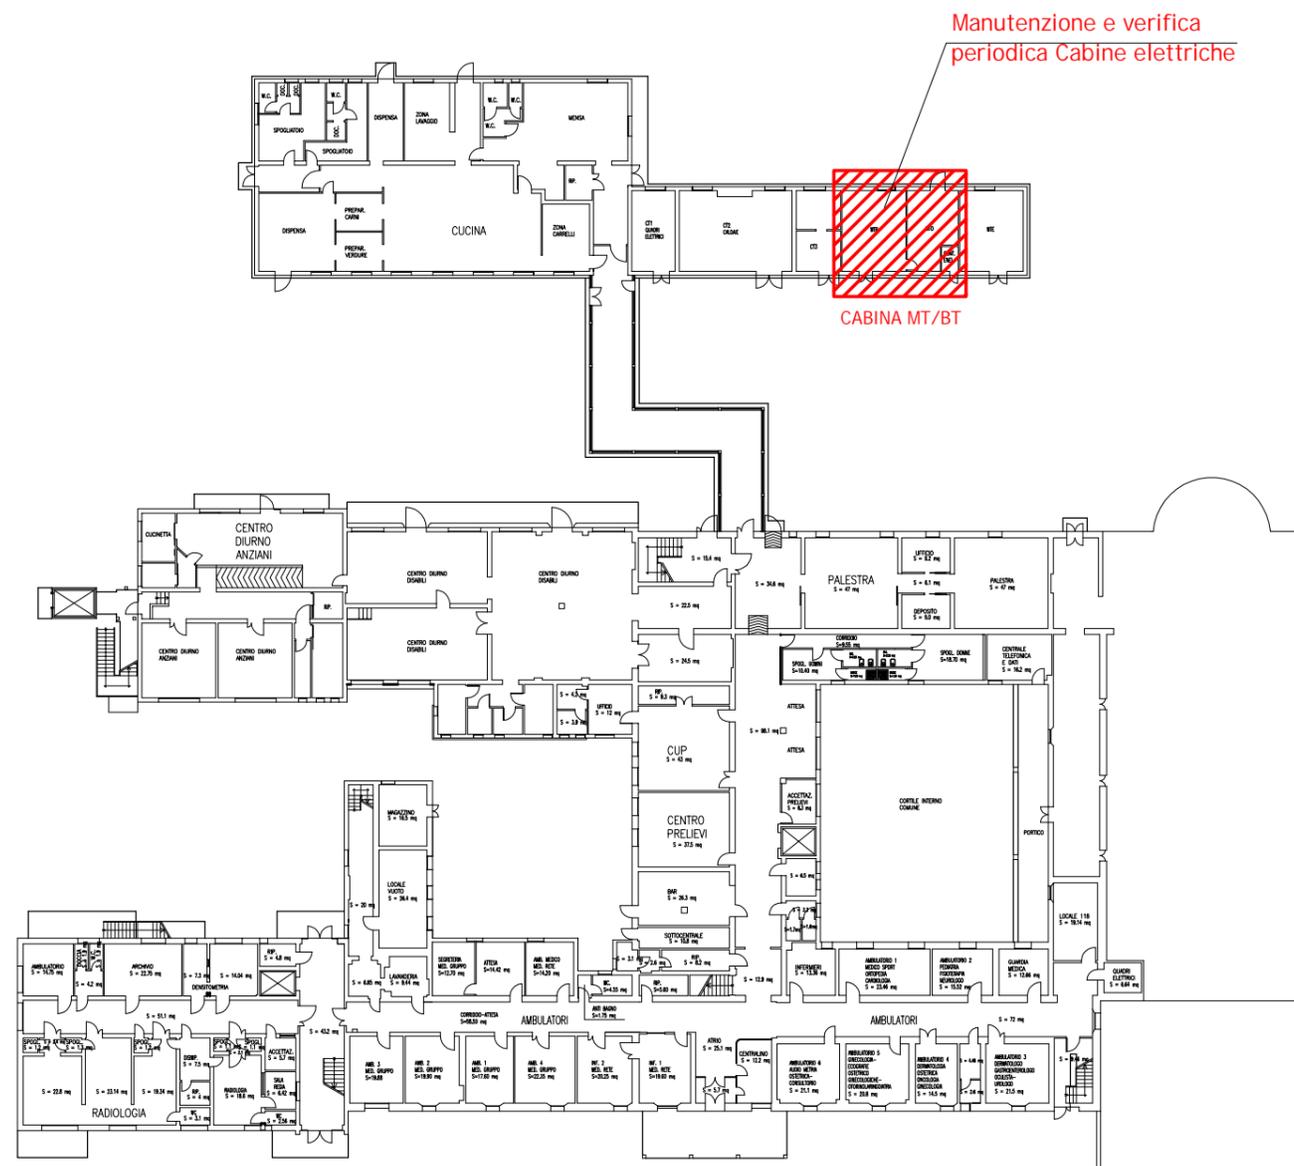

PIANTA PIANO TERRA - SCALA 1:500