


**INTERVENTO DI MANUTENZIONE STRAORDINARIA
REPARTO DI GERIATRIA E LUNGODEGENZA
OSPEDALE "SANTA MARIA DELLA SCALETTA" - VIA MONTERICCO n°4 - 40026 IMOLA (BO)**

Oggetto elaborato
**PROGETTO ESECUTIVO
REPARTO LUNGODEGENZA
DG2 - 2° STRALCIO
ELETTRICO
PIANTA PIANO TERZO
DISEGNO DI INSTALLAZIONE
IMPIANTO PRESE E F.M.**

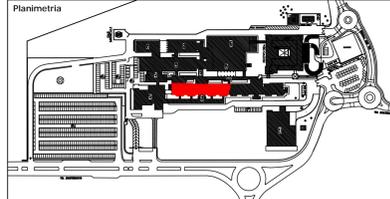

Il Direttore Generale: Dott.ssa Maria Lazzarato
Il Direttore Sanitario: Dott. G. Spagnoli
Il Direttore Amministrativo: Dott. M. Mingozzi
Il Responsabile dell' U.O.P.T.I.: Dott. Ing. D. A. Faiello

Responsabile del Procedimento: Dott. Ing. Francesco Ferrari
Direttore dei Lavori: Dott. Ing. D. Alessandro Faiello
Coordinatore della Sicurezza: Geom. Mario Castaldi
Ufficio Direzione Lavori: Geom. Daniela Righini
Per. Ind. Valentino Arcolani
Per. Ind. Marco Orsi

Impresa

Progettista Opere Edili: Dott. Ing. D. Alessandro Faiello
Geom. Daniela Righini
Progettisti Impianti Elettrici: Per. Ind. Valentino Arcolani
Progettisti Impianti Meccanici: Per. Ind. Marco Orsi
Gruppo di lavoro UOPTI: Dott. Ing. S. Scala
Dott. Ing. Jr. L. Campomori
Per. Ind. A. Cagnani


Elaborato n. **E2.22** DS/OCN/006/E2.22

Progetto/attività n. **P/14/13** gara n. direzione lavori n. Scala **1:100** Data **Marzo 2014**


revisione 1	data	revisione 5	data
revisione 2	data	revisione 6	data
revisione 3	data	revisione 7	data
revisione 4	data	revisione 8	data

POSIZ. ARCHIVIO: P:\progetti\00PT\lavori\01_progetti\01\01_1413\01_1413_001_ARCHIVIO_Gar-Lungo\ProgettiEsecutivo

IMPIANTI DA REALIZZARE COME DA DESTINAZIONE FINALE

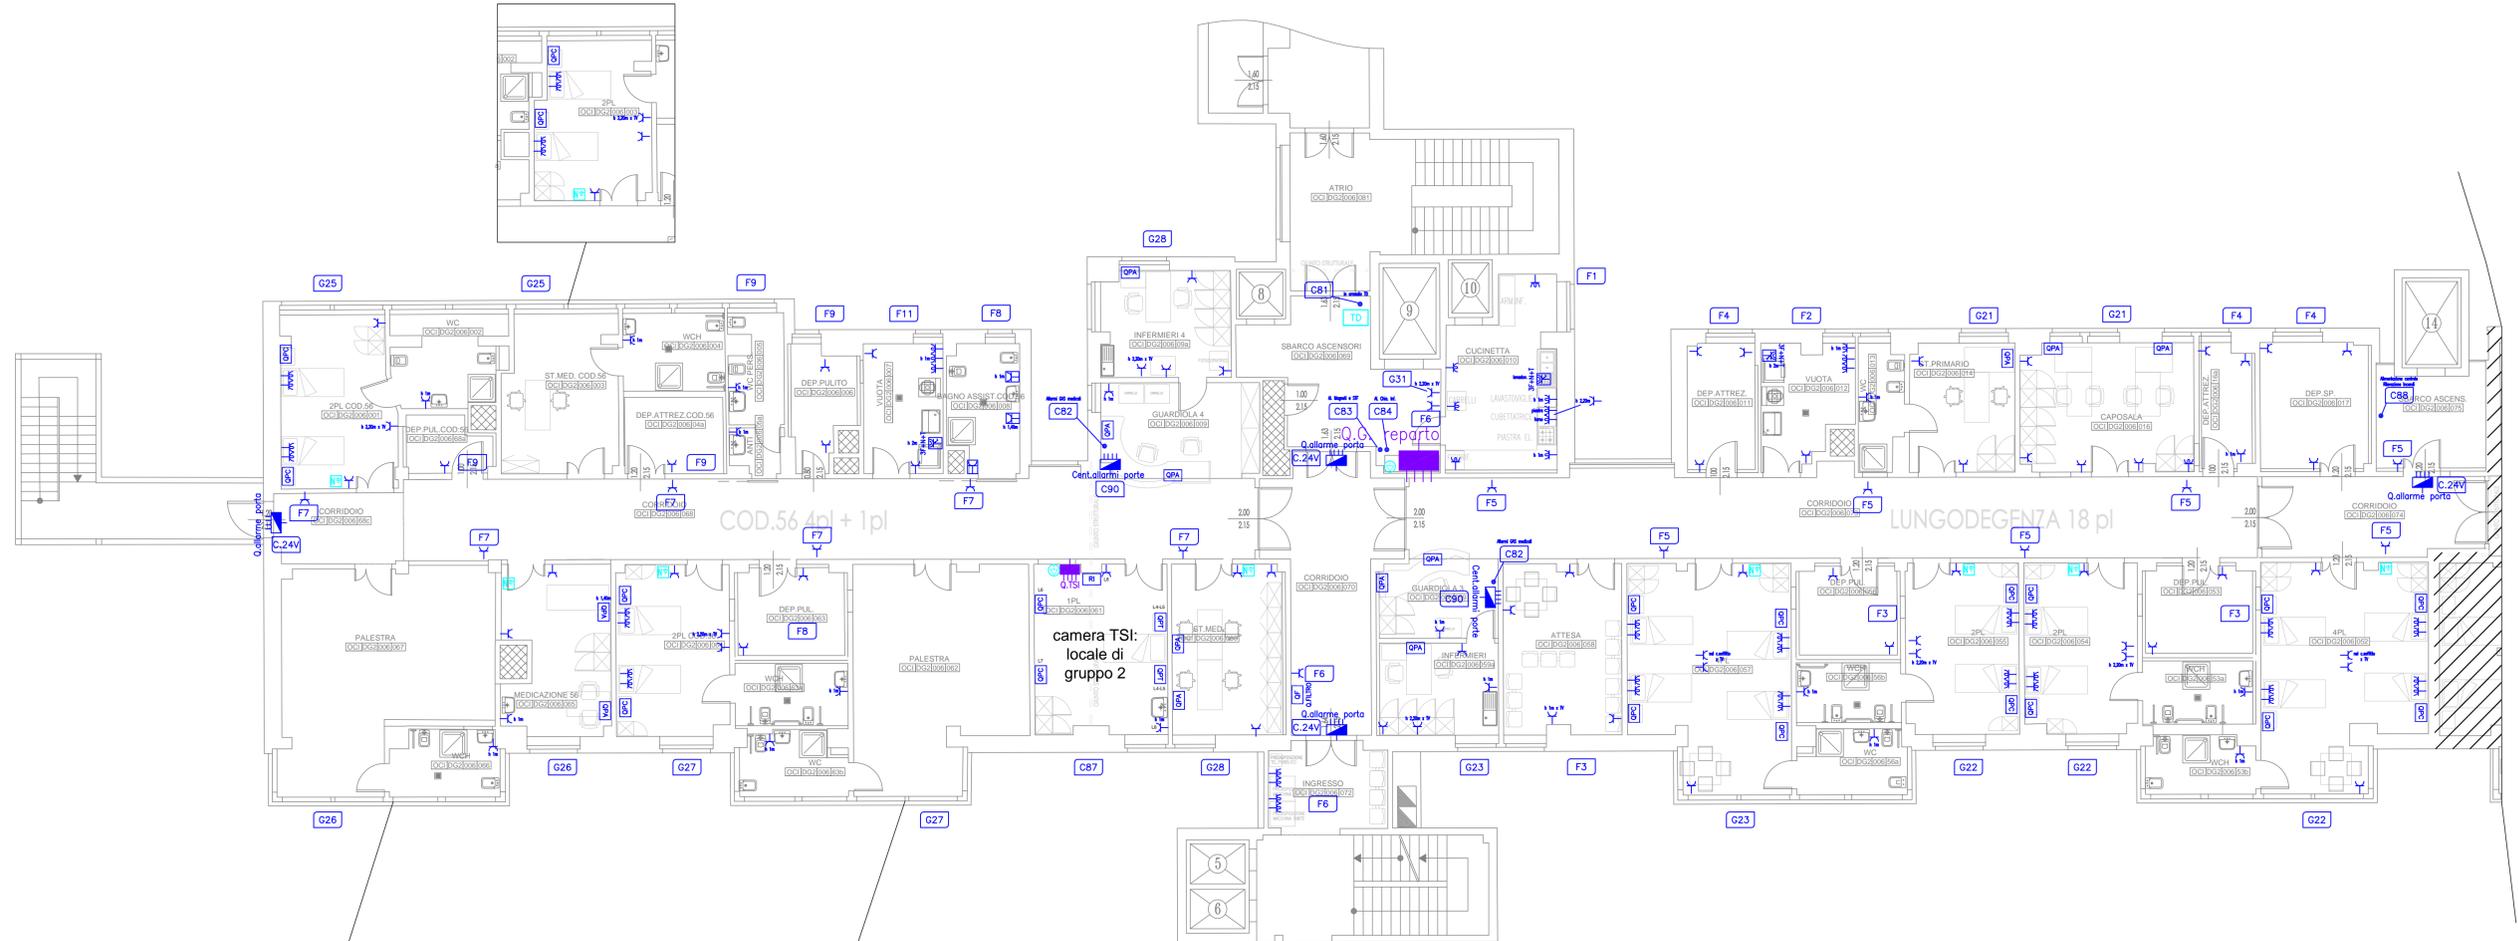

IMPIANTI DA REALIZZARE COME DA DESTINAZIONE FINALE

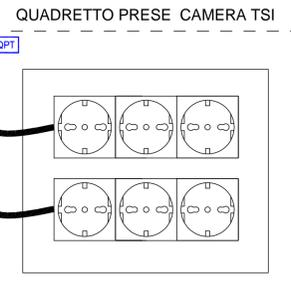

**DETTAGLIO QF
SEGNALAZIONI E PULSANTI VVF
PER EMERGENZA ZONA FILTRO**




PULSANTI D'EMERGENZA




IN QUADRO DEDICATO CON PORTELLO


QUADRETTO PRESE CAMERA

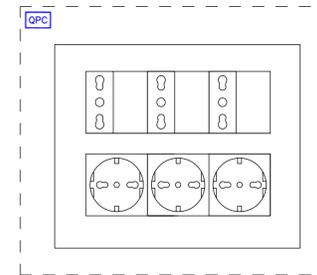

QUADRETTO PRESE AMBULATORIO/INFERMIERI

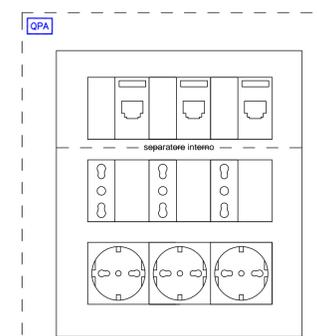

COLLEGAMENTO EQUIPOTENZIALE TIPICO IN CAMERA

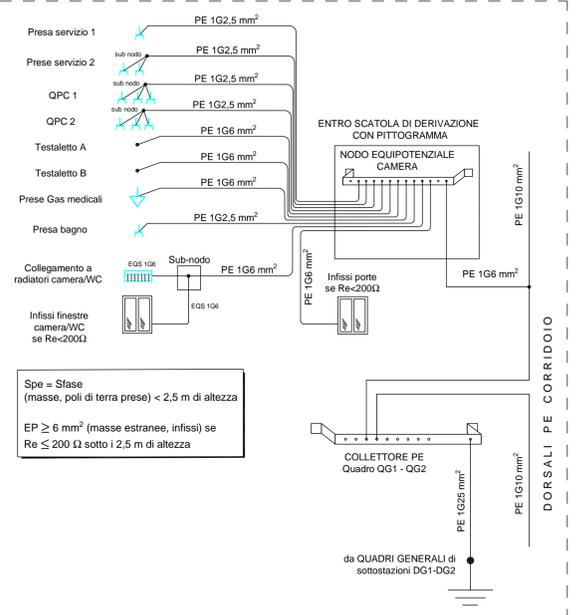

LEGENDA	
	PRESA BIPASSO 2x10/16A+T 220V
	PRESA 2x16A+T 220V - CON INTERRUITTORE
	PRESA UNEL 2x10/16A+T 220V
	PUNTO ALLACC. ELETTRICO (APP. VARIE)
	PRESA CEE 220/380V INTERBL. - IP 44
	PRESA CEE 220/380V INTERBL.+FU - IP 44
	ESECUZIONE IP55 (attorno al simbolo)
	QUADRO ELETTRICO DI REPARTO
	QUADRETTO PRESE CAMERA
	QUADRETTO PRESE AMBULATORIO
	QUADRETTO PRESE STANZA TERAPIA SEMINTENSIVA
	RIPETITORE CONTROLLO ISOLAMENTO
	QUADRETTO SGANCI EMERGENZE ZONA FILTRO
	VENTILATORE O ESTRATTORE ARIA
	REGOLAZIONE VENTILATORE O ESTRATTORE ARIA
	COLLEGAMENTO EQUIPOTENZIALE
	NODO DI TERRA ENTRO QUADRO
	NODO EQUIPOTENZIALE

PRESE ENERGIA

VARIE

DORSALI PE CORRIDOIO